




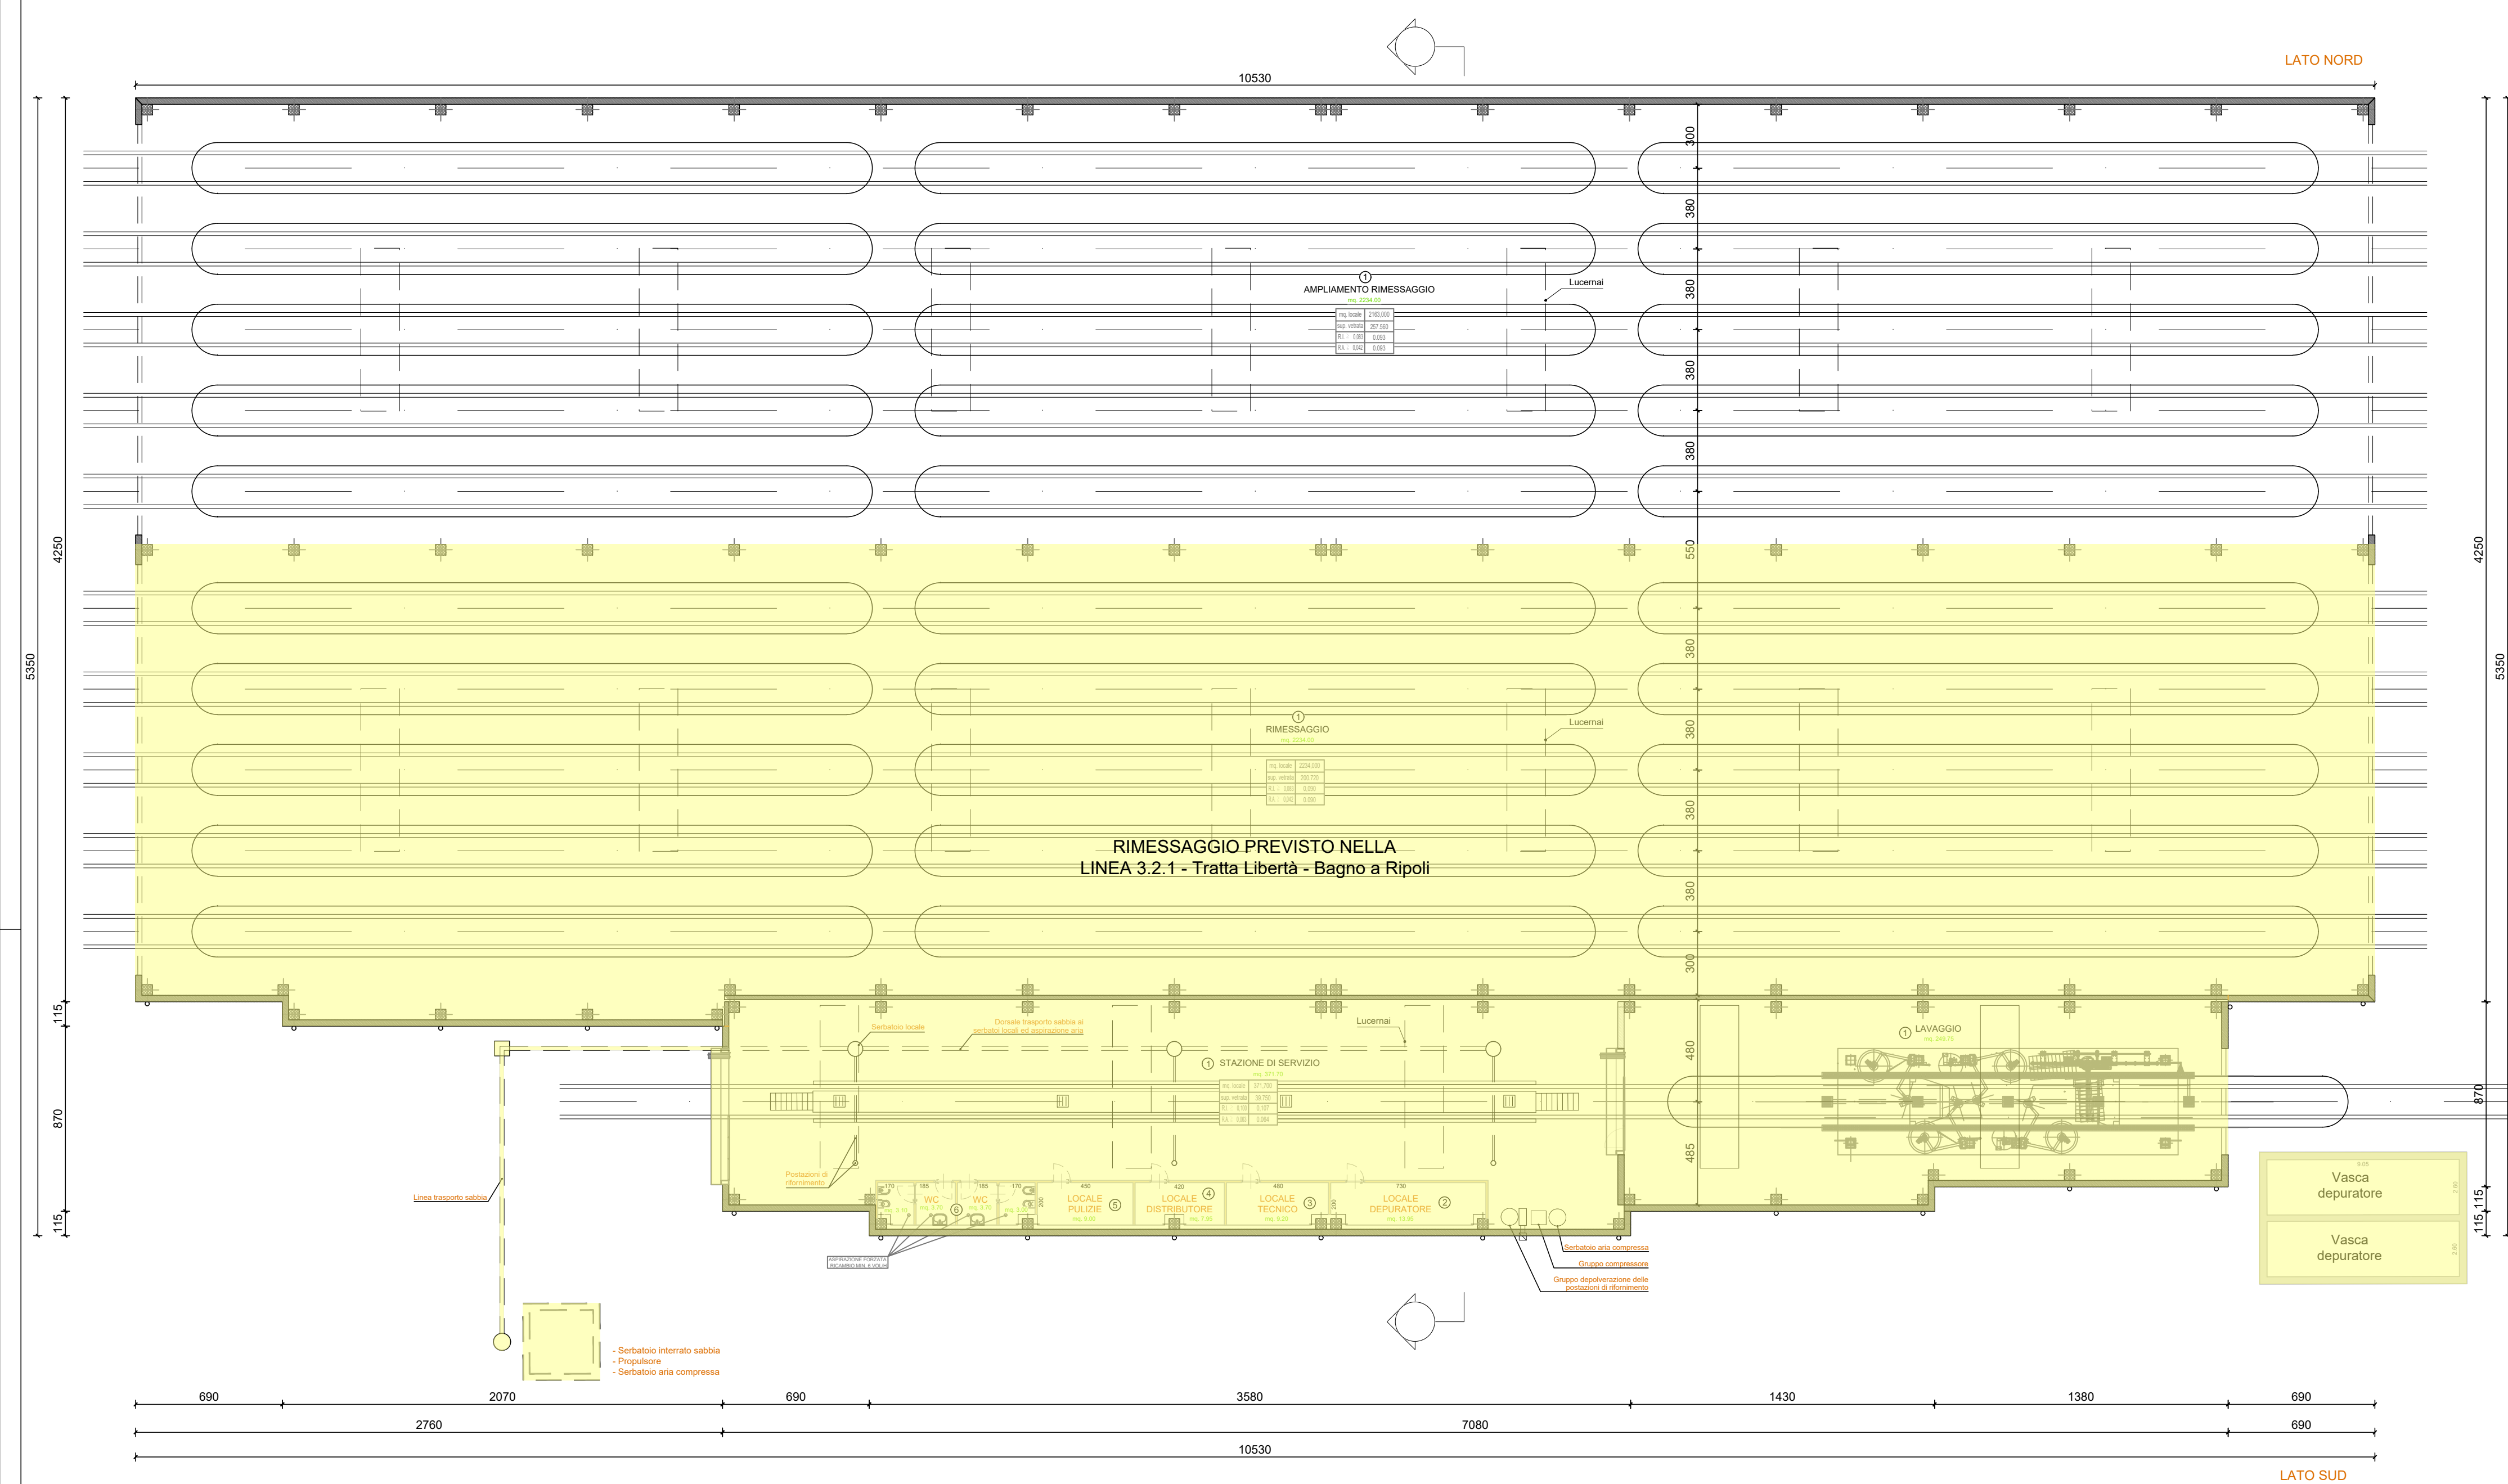


Pianta piano terra - scala 1:200

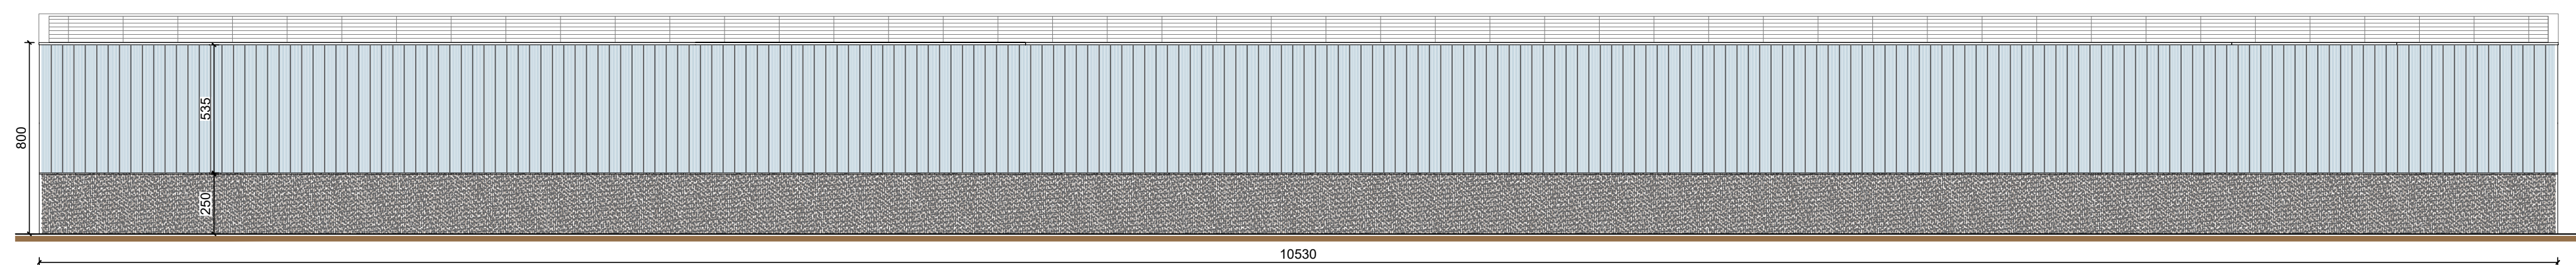

Prospetto Nord - scala 1:200

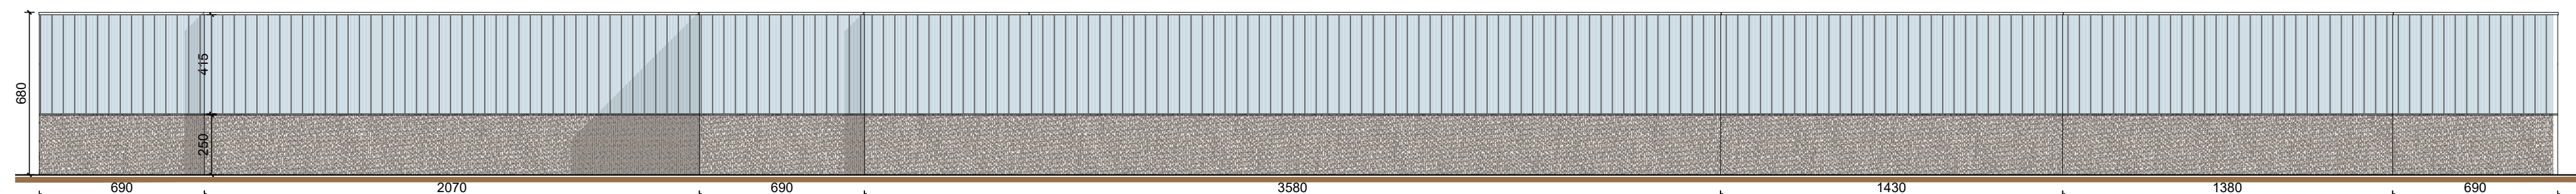


Prospetto Sud - scala 1:200

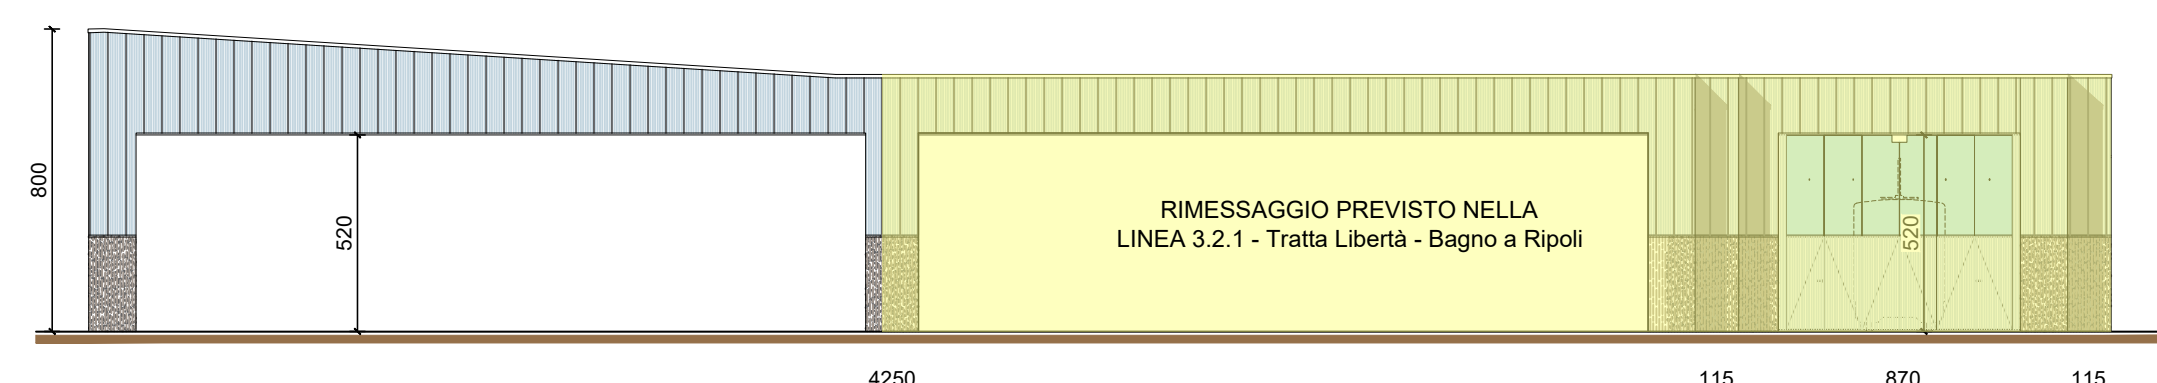


Prospetto Ovest - scala 1:200




Prospetto Est - scala 1:200

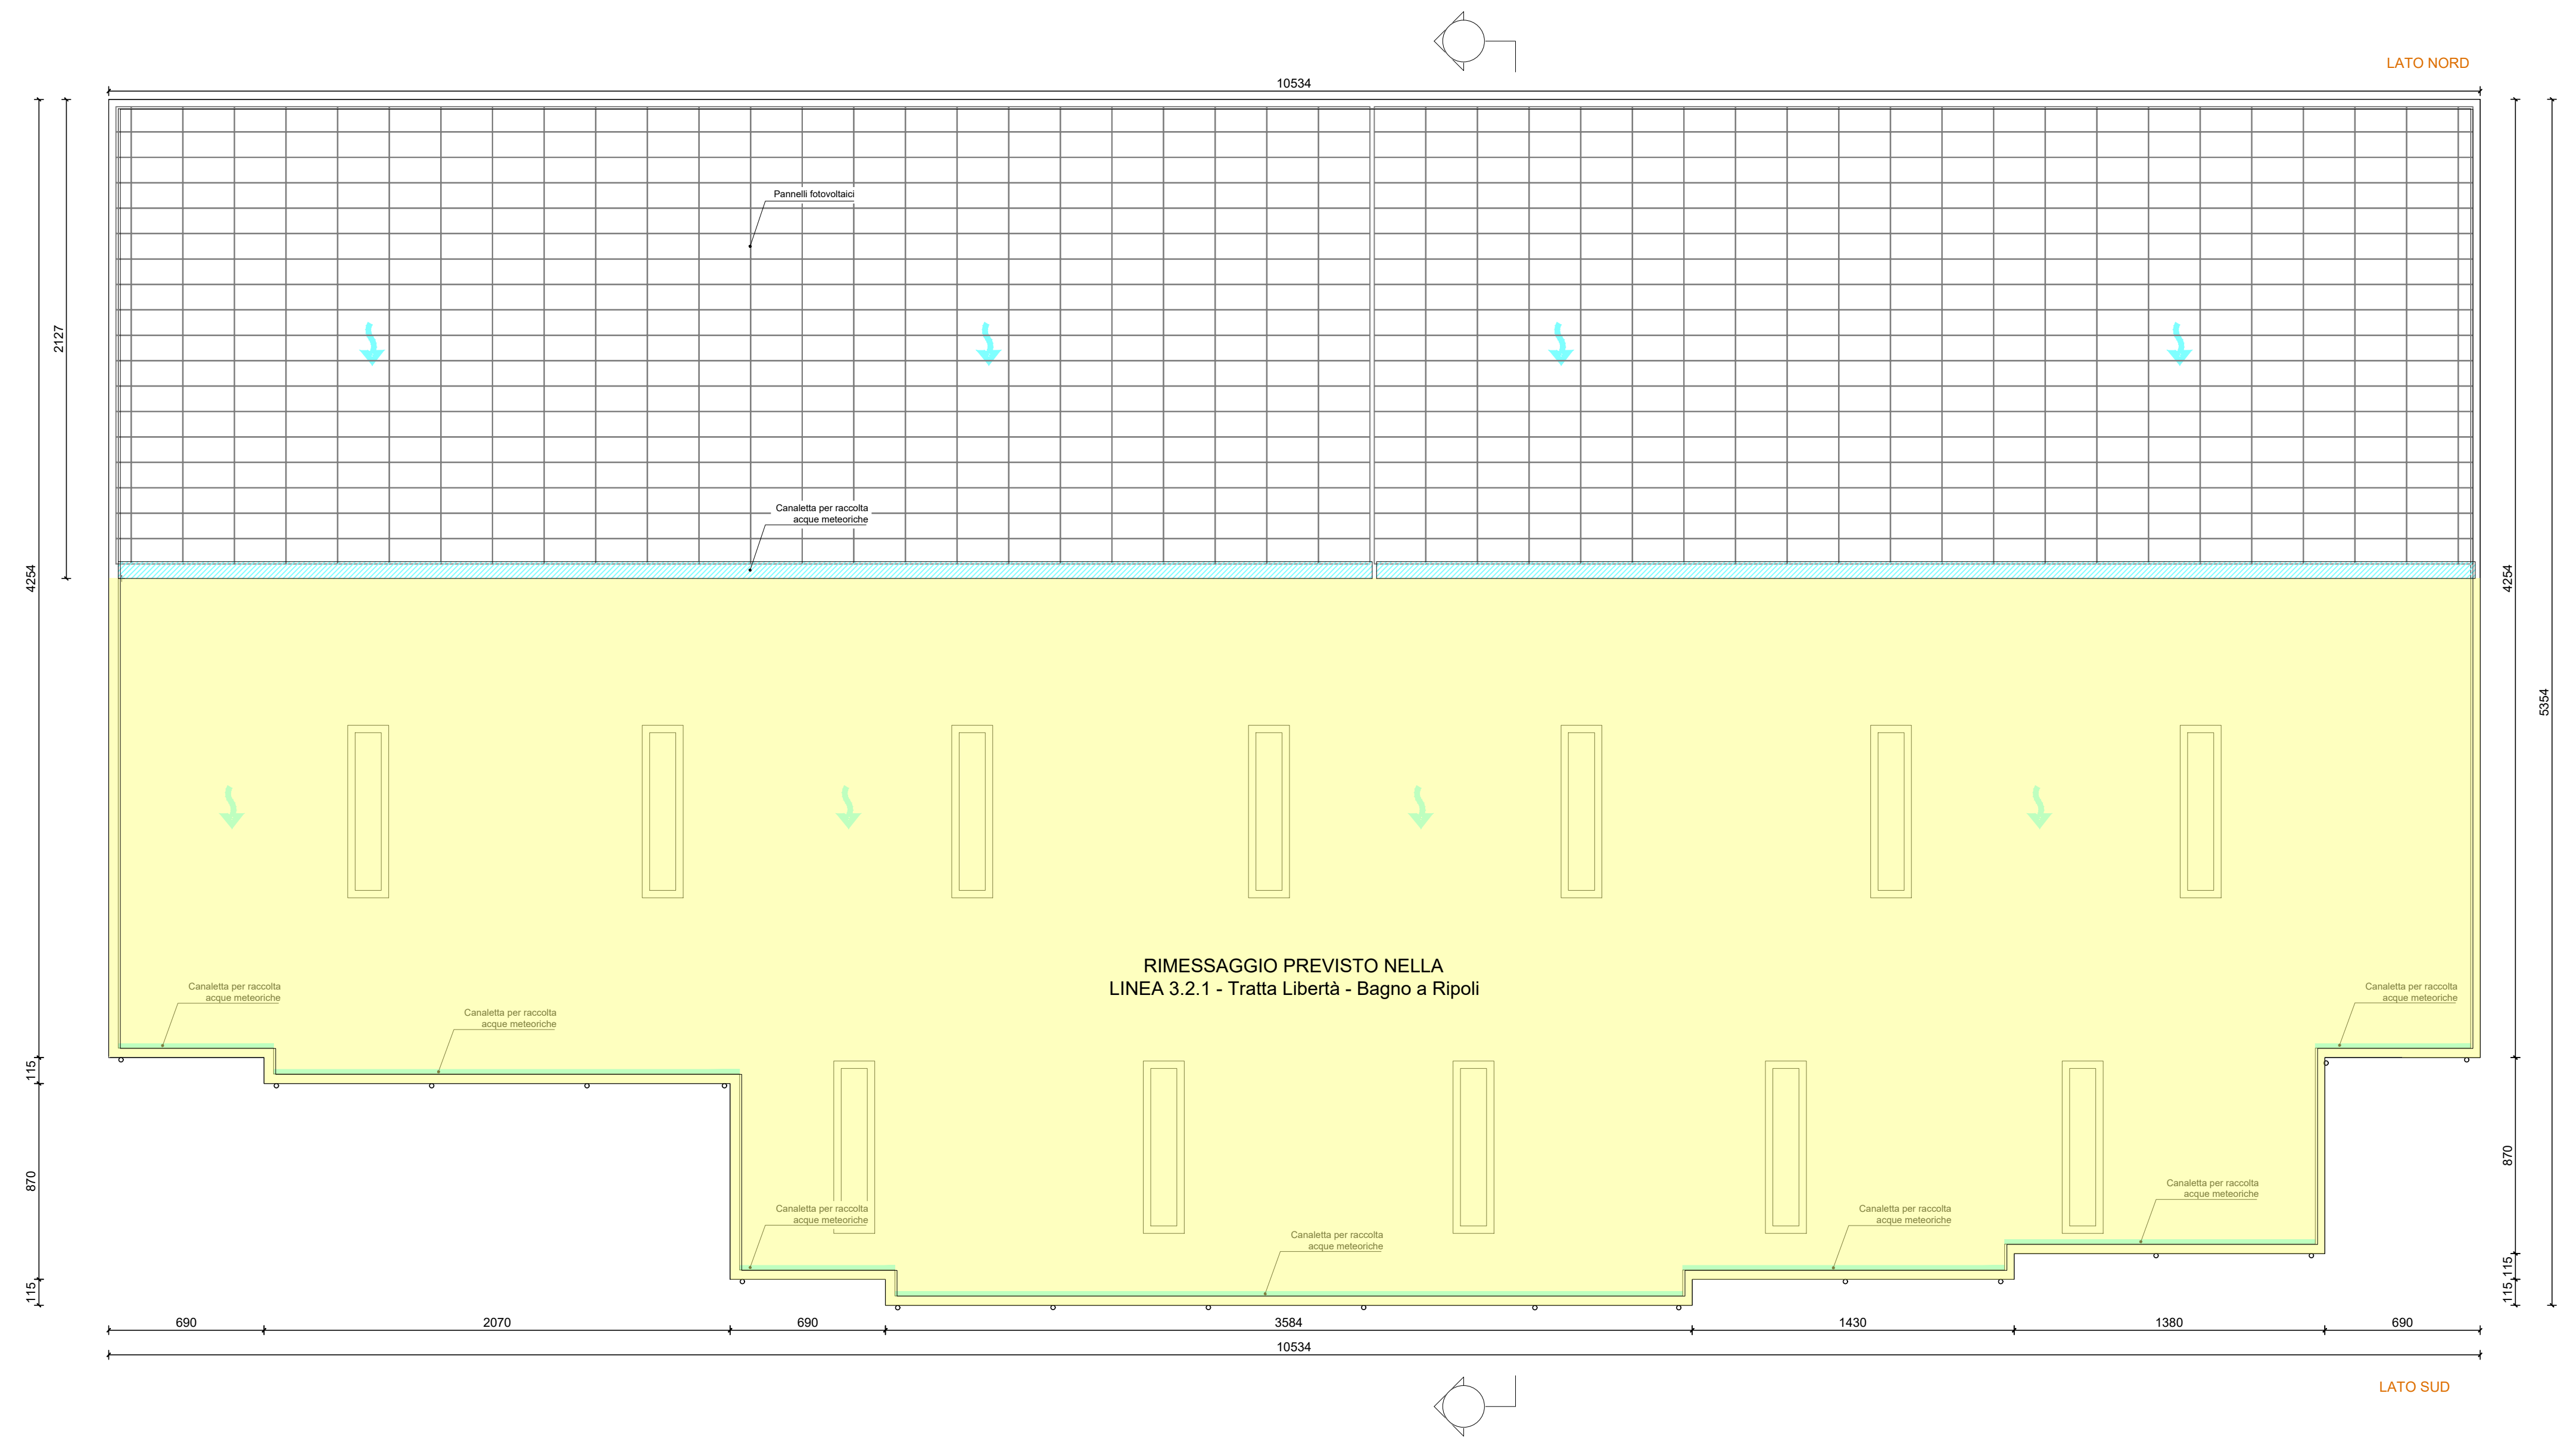


Pianta copertura - scala 1:200

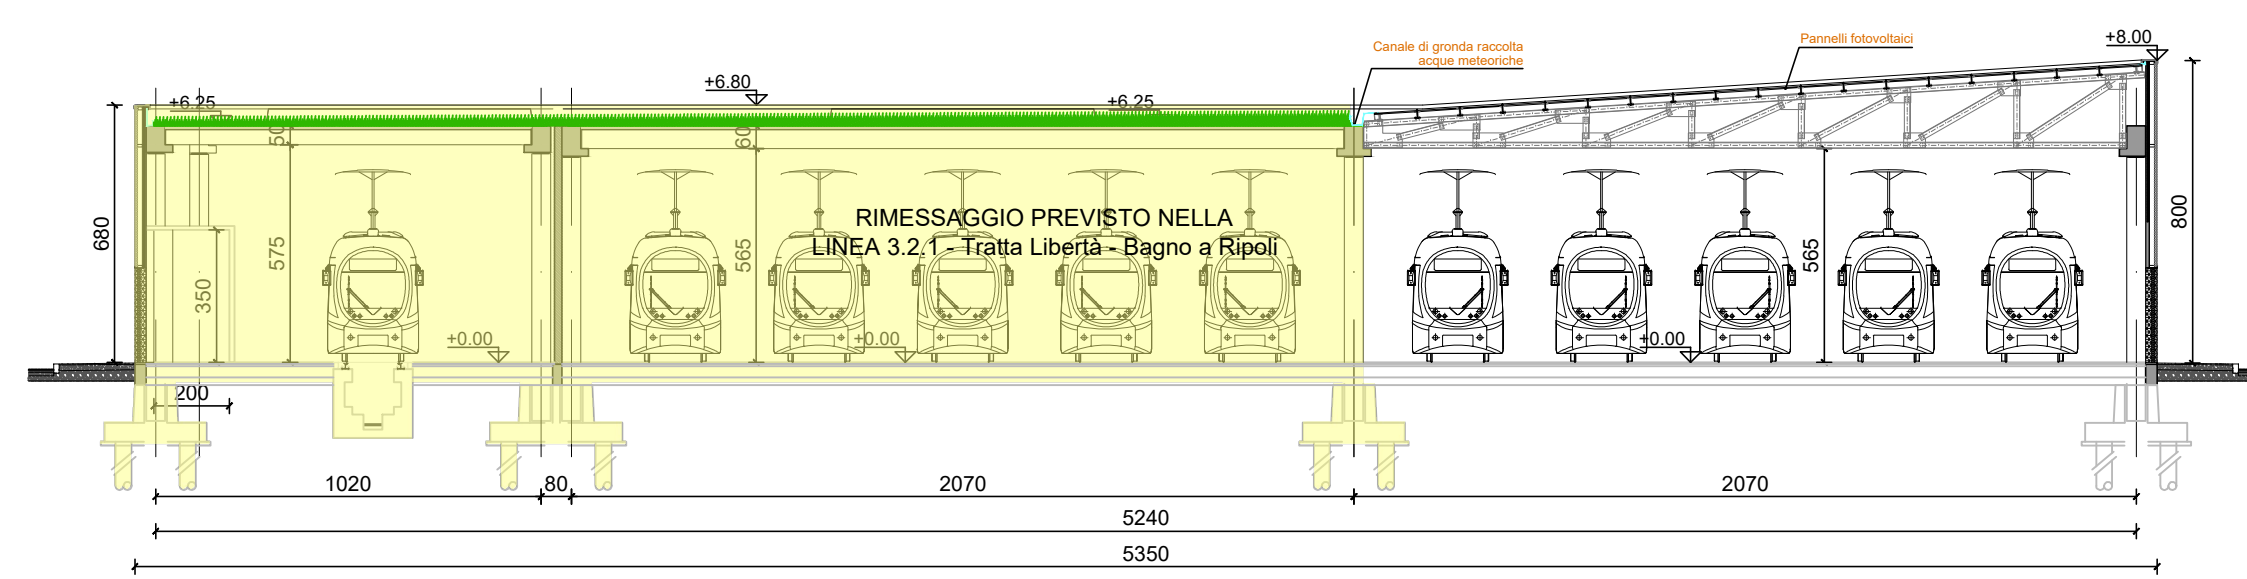

Sezione trasversale - scala 1:200

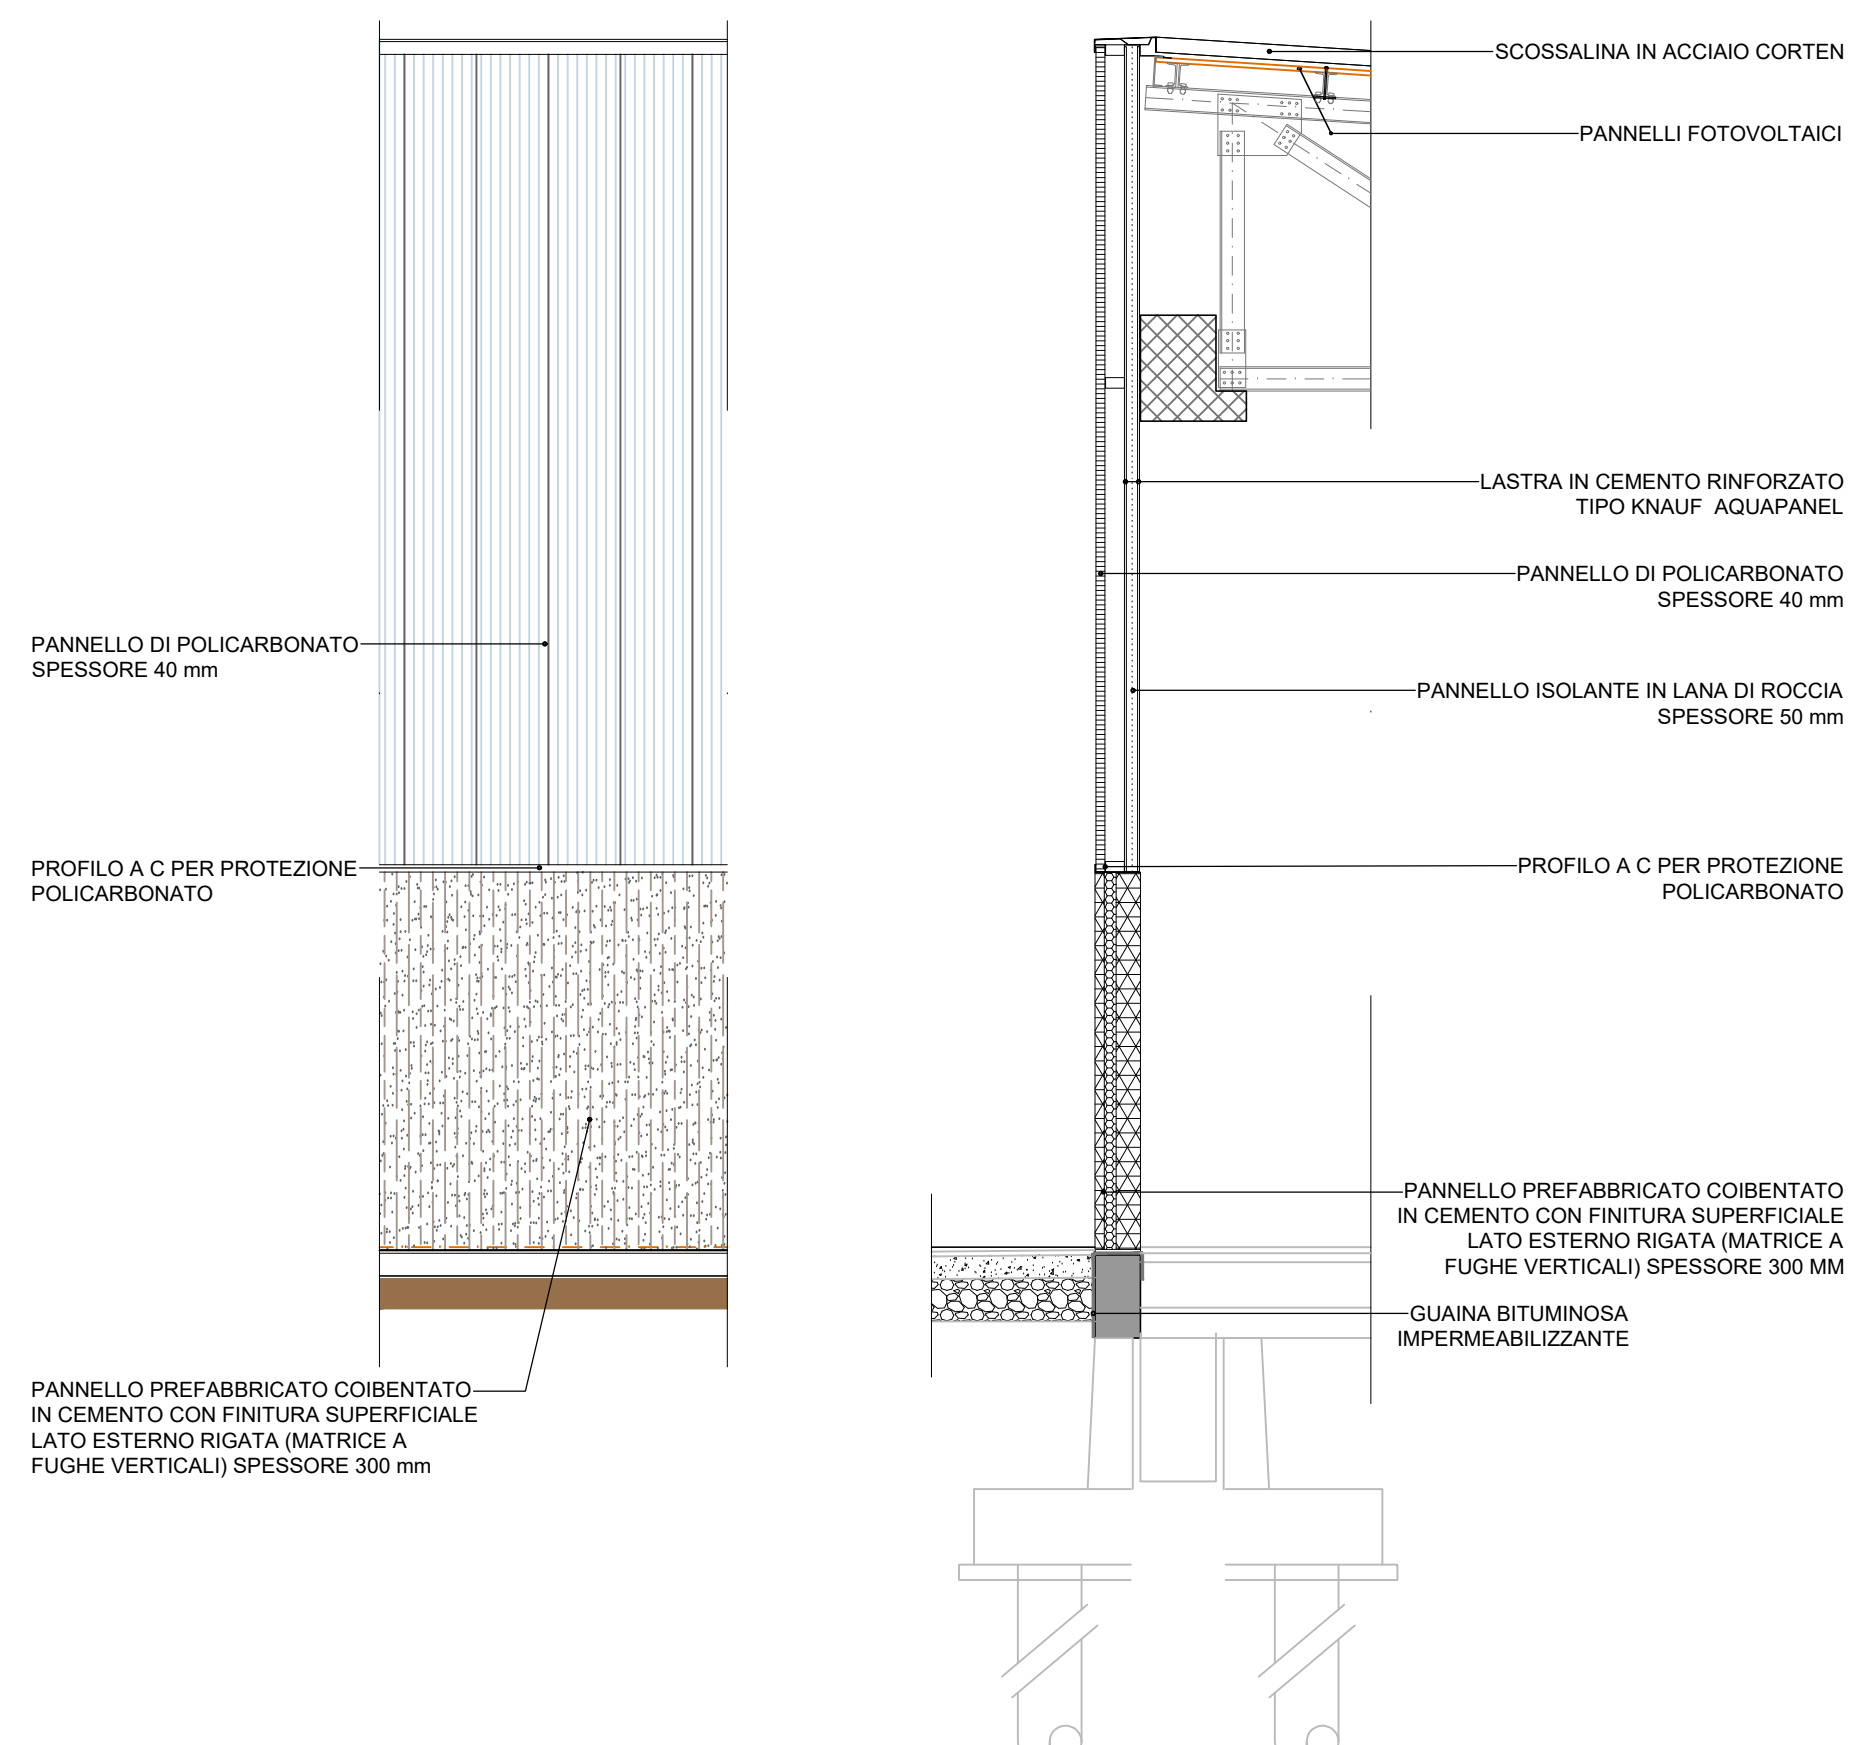

Dettaglio prospetto - sezione - scala 1:50

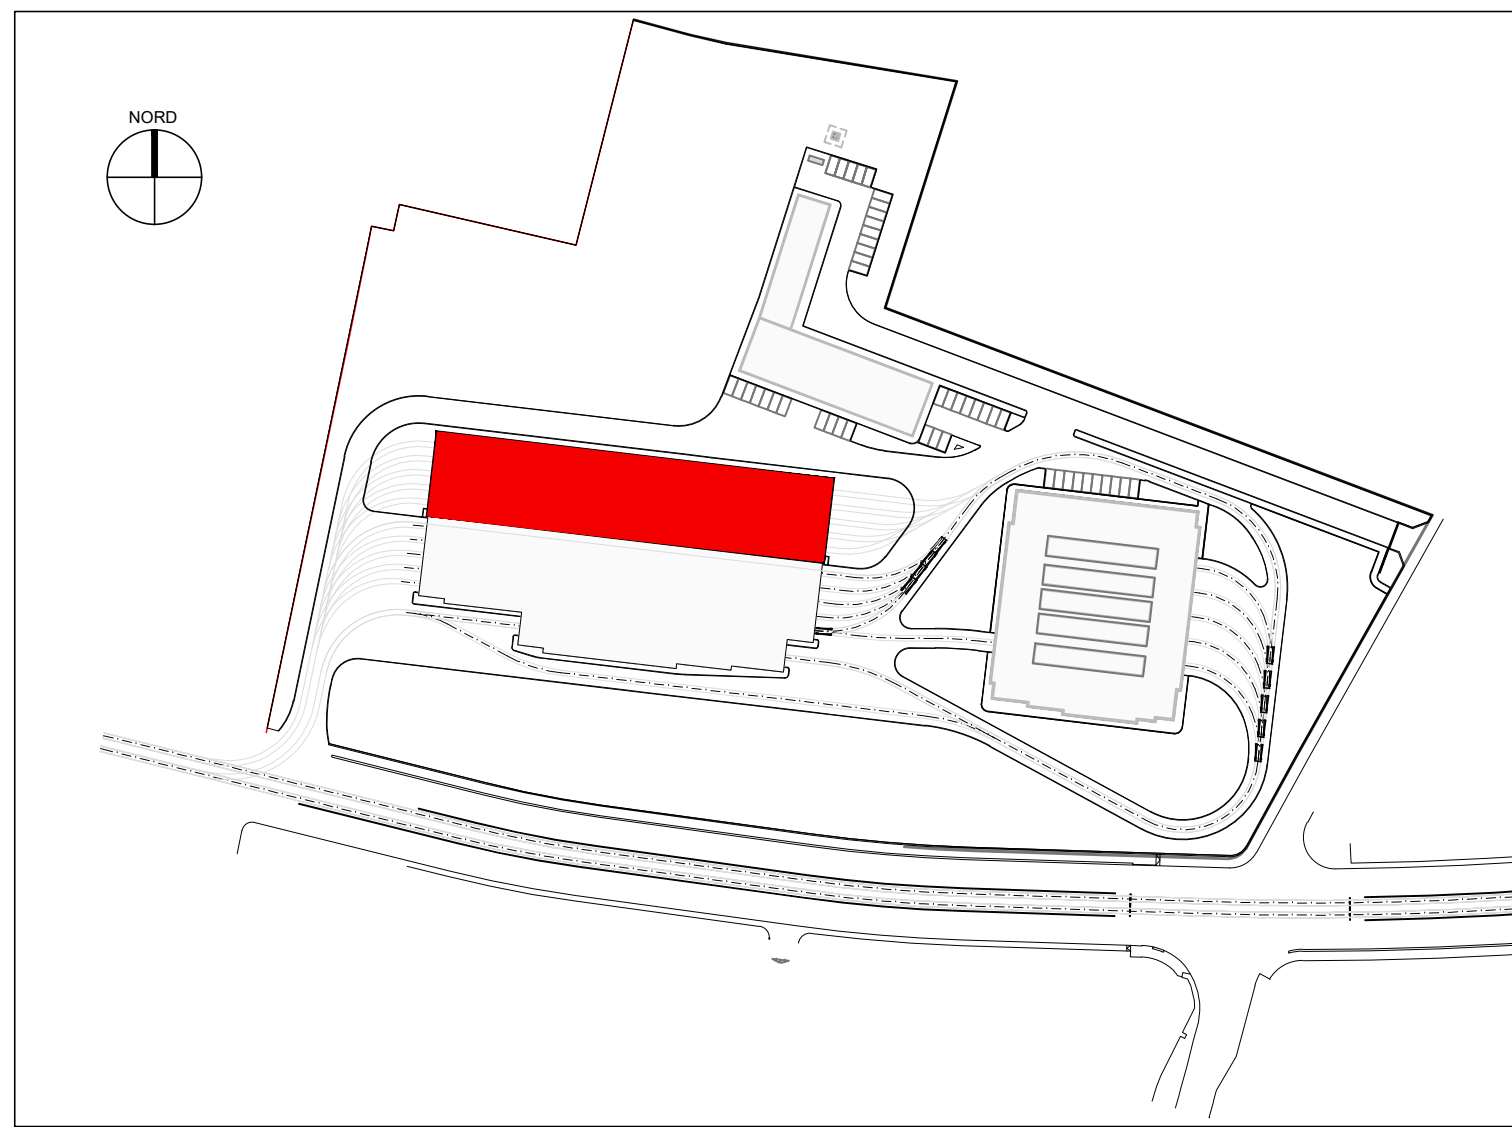

**COMUNE DI FIRENZE**
Direzione Nuove Infrastrutture - Ufficio Tramvia

Società **TRAM DI FIRENZE S.P.A.**

SISTEMA TRAMVIARIO DI FIRENZE

LINEA 3 (II lotto) - Tratta Libertà-Rovezzano

PROGETTO DEFINITIVO

STUDIO ARCHITETTONICO

AMPLIAMENTO DEPOSITO BAGNO A RIPOLI

Deposito, ampliamento edificio rimessaggio; piante, prospetti, sezioni e dettagli

**COMUNE DI FIRENZE**
IL COORDINATORE DELLA PROGETTAZIONE
ING. MICHELE PRIORE

**TRAM DI FIRENZE**
IL RESPONSABILE DEL PROCEDIMENTO
DOTT. FABRIZIO BARTALONI

**architecna engineering**
ARCHITECTA ENGINEERING
IL COORDINATORE DELLA PROGETTAZIONE
ING. SANTI CAMINITI

Ing. Santi Caminiti	Progetto Funzionamento e Studi Informativi
Ing. Angelo Tordinella	Progetto degli Impianti Tecnologici
Ing. Maurizio Fabozzi	Progetto della Struttura
Arch. Salvatore Fusi	Progetto Architettonico-Panoramico e Intervento Urbanistico
Ing. Piero Caracci	Progetto della Rete Stradale
Dott. Geo. Roberto Chiosso	Progetto Geologico
Dott. Lea Luca Polignone	Indagini prelievi Archeologici
Dott. Gabriele Benvenuti	Valutazione ambientale - Impatto Acustico
Ing. Santi Caminiti	Redazione delle aree disponibili per la Bilancia
Ing. Francesca Tamburri	Redazione studi di carattere Ambientale
Ing. Andrea Spinola	Redazione di Piani Economici e Finanziari


**SDAprogetti**
ASSOCIATO DI INGEGNERI

**ambiente**
Società di Ingegneria

**Gaudin**
Società di Ingegneria

**ROSSIPOLI ASSOCIATI**

**S.I.**
Società di Ingegneria

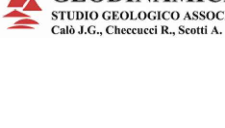**GEODINAMICA**
Società di Ingegneria

**J+S**
Società di Ingegneria

**Spinosa**
Società di Ingegneria

**ArchLandStudio**
Società di Ingegneria

COMMESSA	FASE	COMPARTO	DOCUMENTO	REV.	SCALA	NOME FILE
FL322	PD	STA	PA-009	0B	1:200 - 1:50	FL322-PD-STA-PA-009-0B.pdf
REV.	DATA	DESCRIZIONE	REDATTO	VERIFICATO	APPROVATO	
0A	Maggio 2023	Prima emissione	Caminiti	Fusi	S. Caminiti	
0B	Ottobre 2024	Emissione a seguito di CDS	Caminiti	Fusi	S. Caminiti	
0C						